


自動減圧仕様として一式で型式承認された
広範囲型2号消火栓以外に取り付ける場合

この製品を消防法第17条にもとづく消火設備として設置する場合は、
所轄消防署の確認を必要とします。

材質	C3604
仕上り	クロムメッキ
試験圧力	3.0MPa
放水性能曲線番号	Y-0776

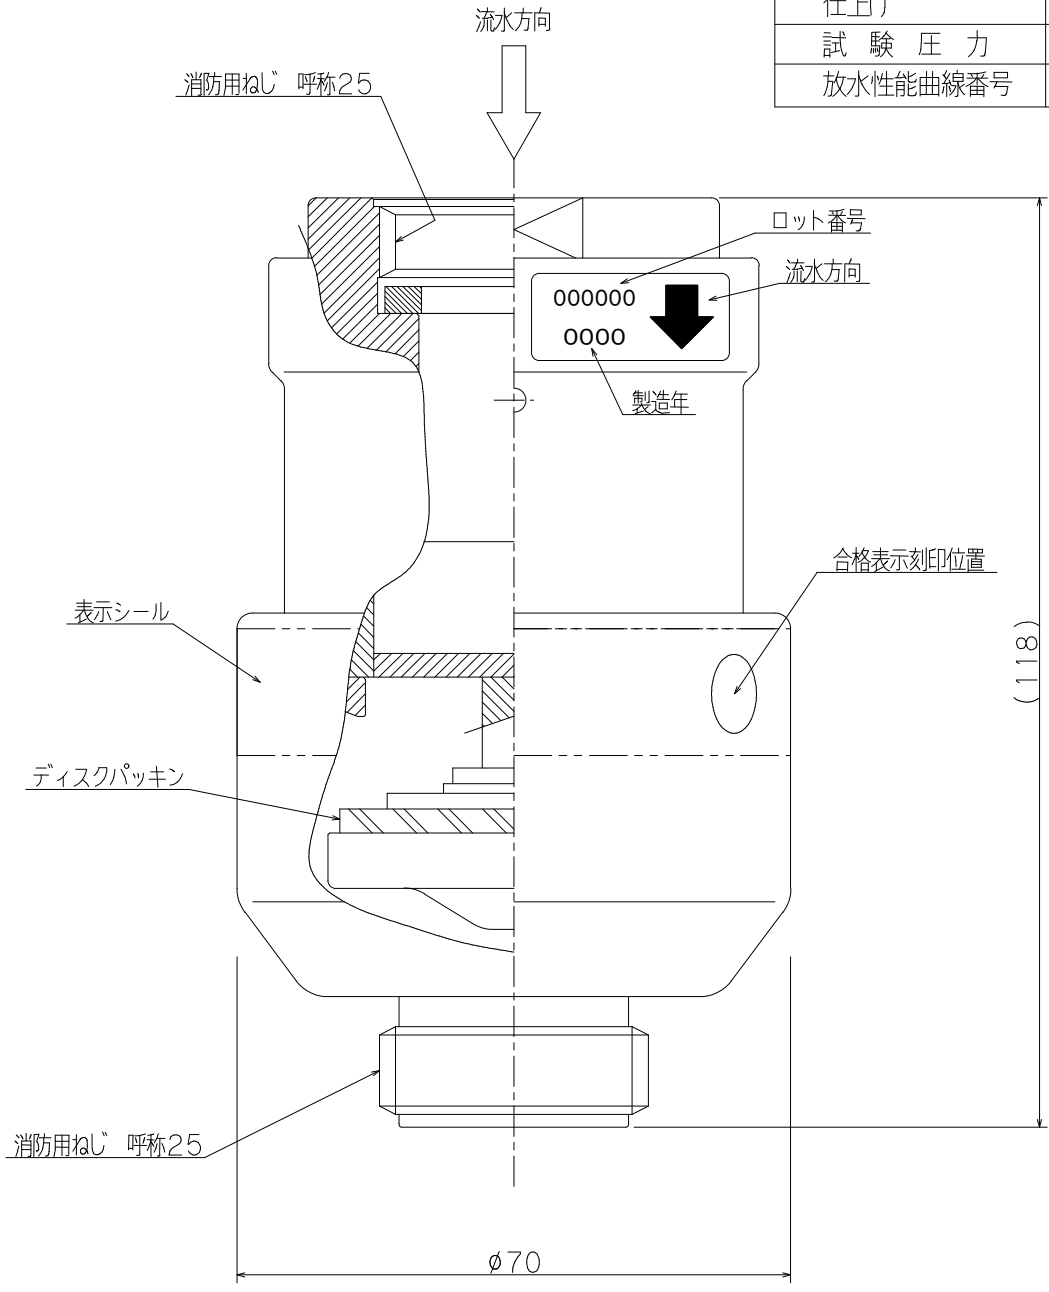

型式番号				品評接第28~5号							
工事名称							縮尺	1/1			
図面名称	広範囲型2号消火栓用減圧媒介“DECO25”(デコ25)						原紙	A4			
型式番号	PRA-25										
設計番号	Y-0795	データ	器具	営業管理番号							
作成日	2017年 1月 12日			検	片山	設	浦宗	作	角田	修	角田
修正日	2018年 2月 27日			図	山	計	宗	図	田	正	田
YOKOI 株式会社 初田製作所								標準図			