


自動減圧仕様として一式で型式承認された  
易操作性1号消火栓以外に取り付ける場合

この製品を消防法第17条にもとづく消火設備として設置する場合は、  
所轄消防署の確認を必要とします。

材質	C3604
仕上げ	クロムメッキ
試験圧力	3.0MPa
放水性能曲線番号	Y-0683

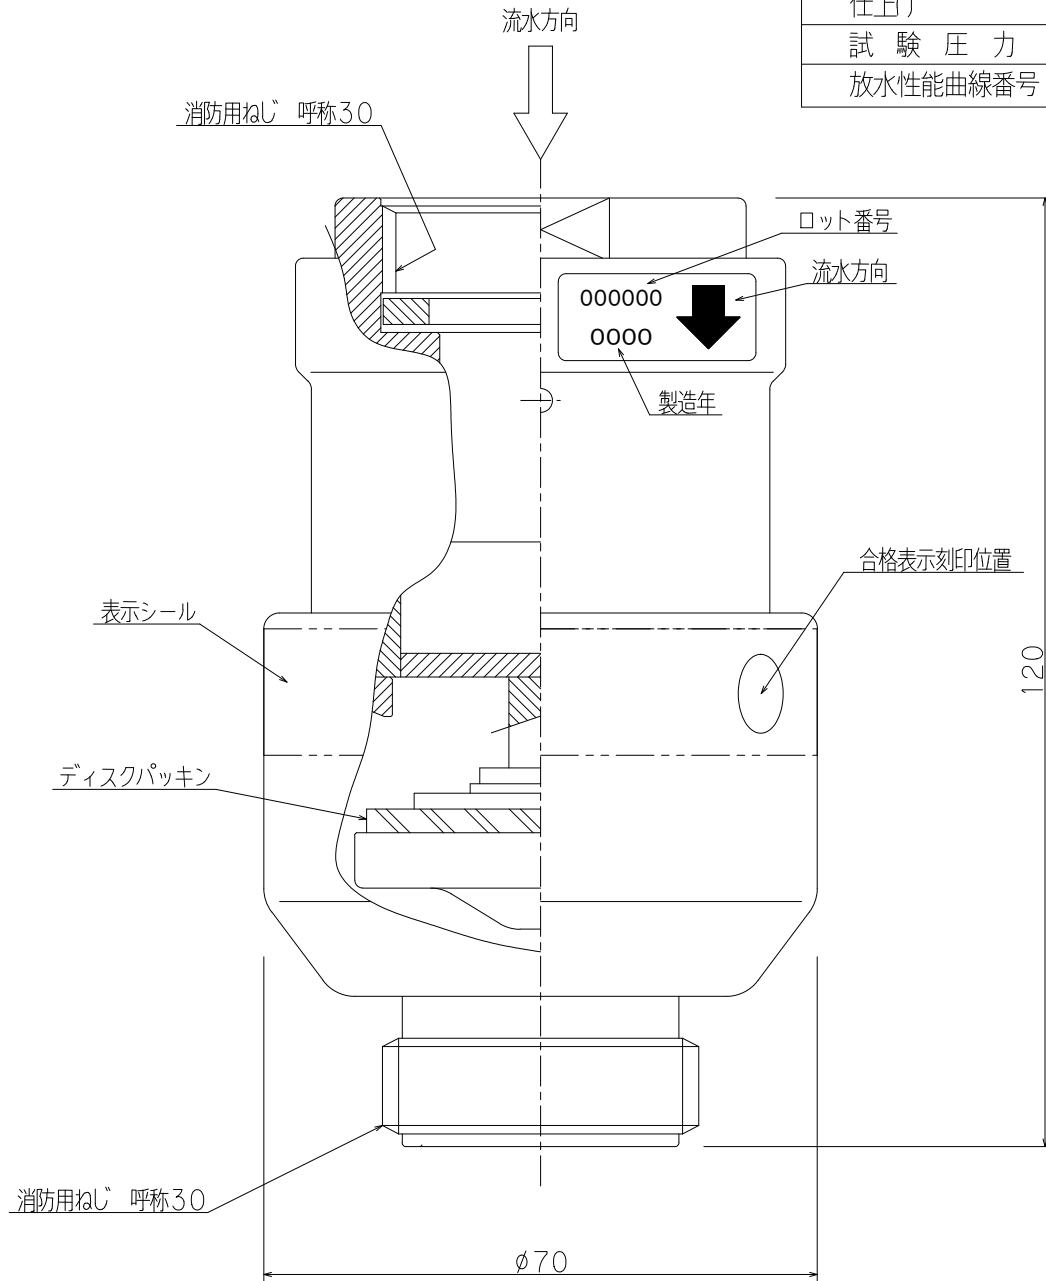

<b>型式番号</b>	<b>品評接第18~8号</b>
-------------	------------------

工事名称				縮尺	1/1
図面名称		易操作性1号消火栓用減圧媒介“DECO”(デコ)		原紙	A4
型式番号		PRA-30			
設計番号	Y-0794	データ	器具	営業管理番号	
作成日	2017年1月12日			検	片山
修正日	2018年2月27日			設	浦宗
		作	角田	修	角田

**YOKOI 株式会社 横井製作所**

標準図