



平面図


格納箱	
材料	t1.5ステンレス鋼板(SUS304)
仕上	表面ヘアライン仕上
文字	角ゴシック体(斜線部赤地)シール貼

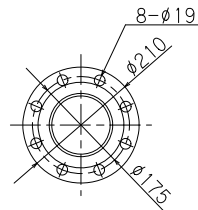


JIS10K-100A

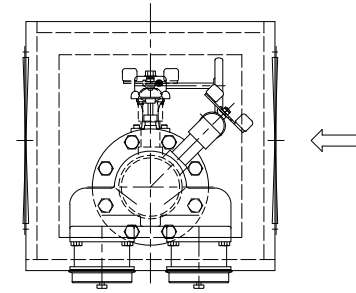


右点検

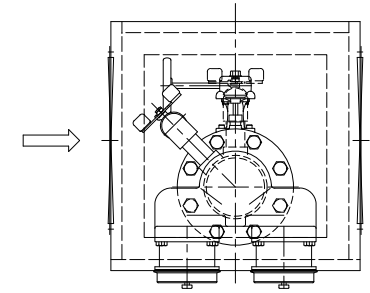


左点検

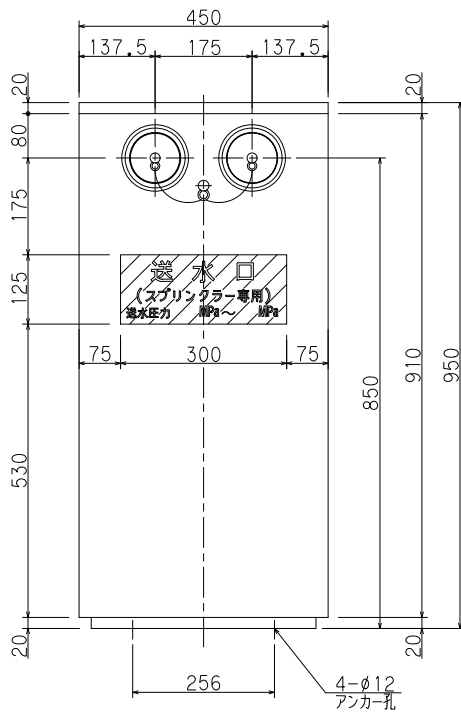


正面図

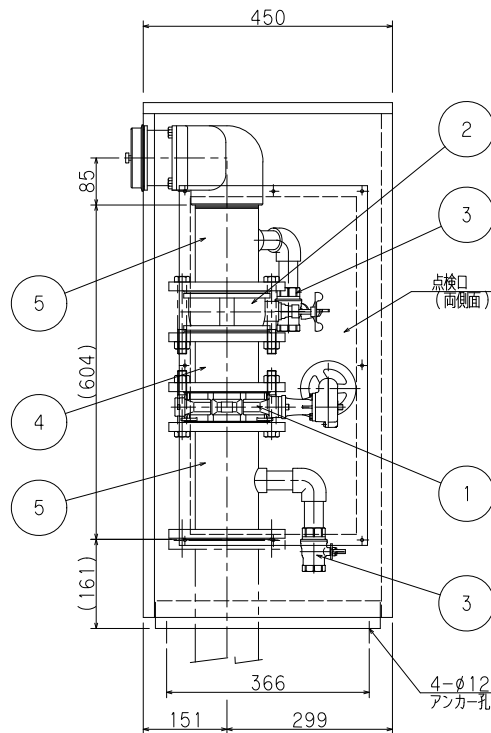

側面図

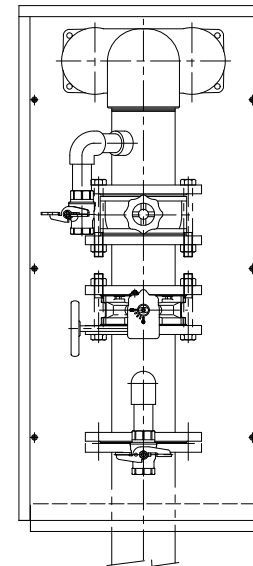

背面図
(右点検)

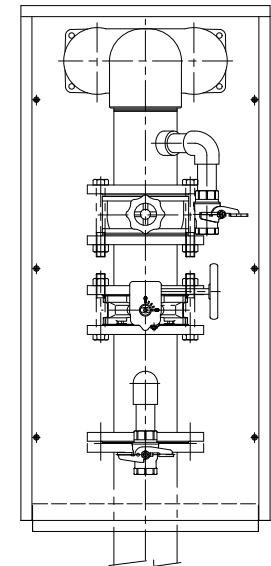

背面図
(左点検)

送水口		
型式認定番号	認送-022-1	
試験水圧	3.0MPa	
最高使用圧力	2.0MPa	
等価管長	38.3m	
材質	本体	ねずみ鋳鉄 FC200 (JIS-G5501)
	口金	青銅鋳物 CAC406 (JIS-H5120)

番号	品名	数量	材質	備考
5	フランジ管 100A	2	SGP 亜鉛メッキ仕上	JIS10Kフランジ
4	フランジ短管 100A	1	SGP 亜鉛メッキ仕上	JIS10Kフランジ
3	排水弁 25A	2	C3771BE	2.0MPa 消防認定品
2	逆止弁 100A	1	FC250	1.4MPa 消防認定品
1	止水弁 100A	1	ADC12	1.0MPa 消防認定品

工事名称				縮尺	1/10
図面名称	送水口格納箱(弁継付)			原紙	A3
型式番号	VRS-100-1M (100A-1.0MPa)				
設計番号	VRSS-100-10-E-1	データ	共通	営業管理番号	
作成日	2017年6月1日	検	図	設計	嶋村
修正日	2017年12月28日	検	図	設計	嶋村
YOKOI 株式会社 横井製作所					標準図